
 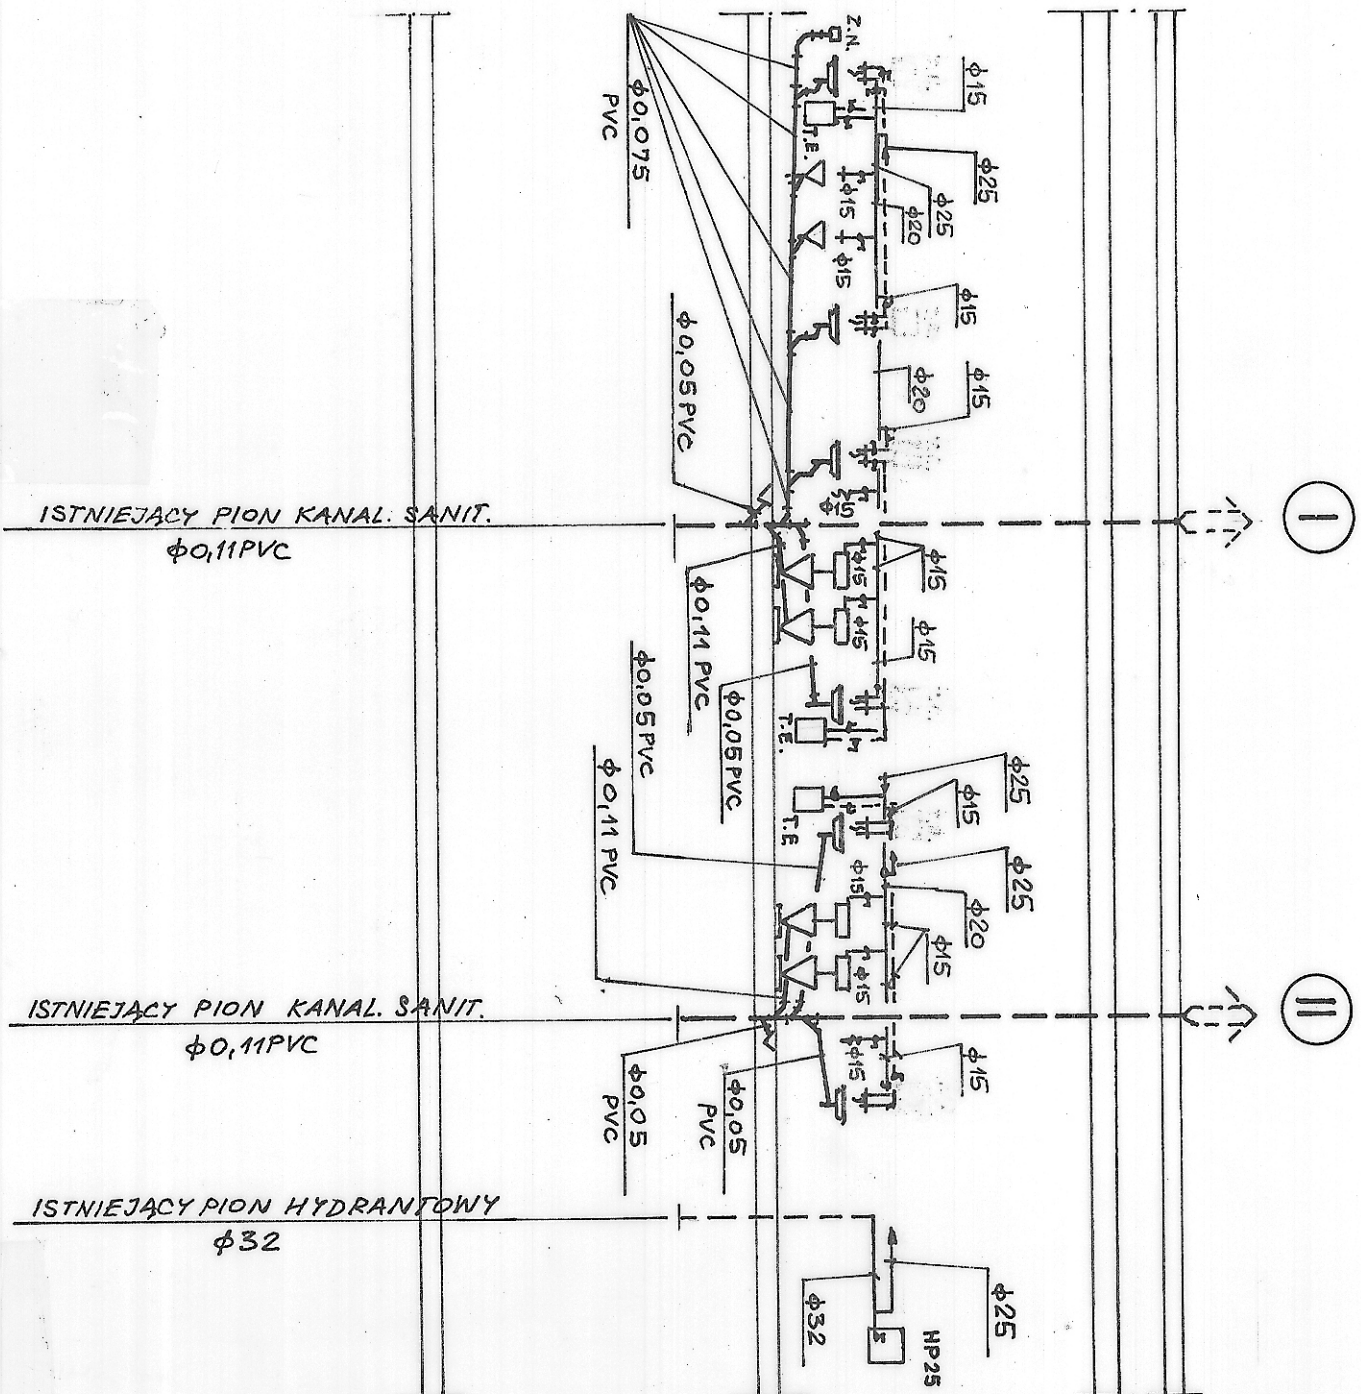




		PRACOWNIA ARCHITEKTONICZNO-KONSTRUKCYJNA "FULLBET" 40-081 KATOWICE ul.Dąbrowski 15/10 tel. (0-32) 258-66-53, 601-41-66-63 fulbet@pro.onet.pl	
TEMAT OBIEKT: BUDYNEK E GŁÓWNEGO INSTYTUTU GÓRNICICTWA KATOWICE PL. GWARKÓW 1		INWESTOR: GŁÓWNY INSTYTUT GÓRNICICTWA 40-166 KATOWICE PLAC GWARKÓW 1	
TREŚĆ: PROJEKT PRZEPŁYWÓW SANIT. I POM. BIUROWYCH W ZAKŁADACH WOD-KAN.		IMIĘ, NAZWISKO Karol Ejmond	
NR UPR. 238/91		PODPIS 	
SKALA: 1:50		DATA: 08.2011	
RYS. NR: 2		Stadium: WYKONAWCZY	