


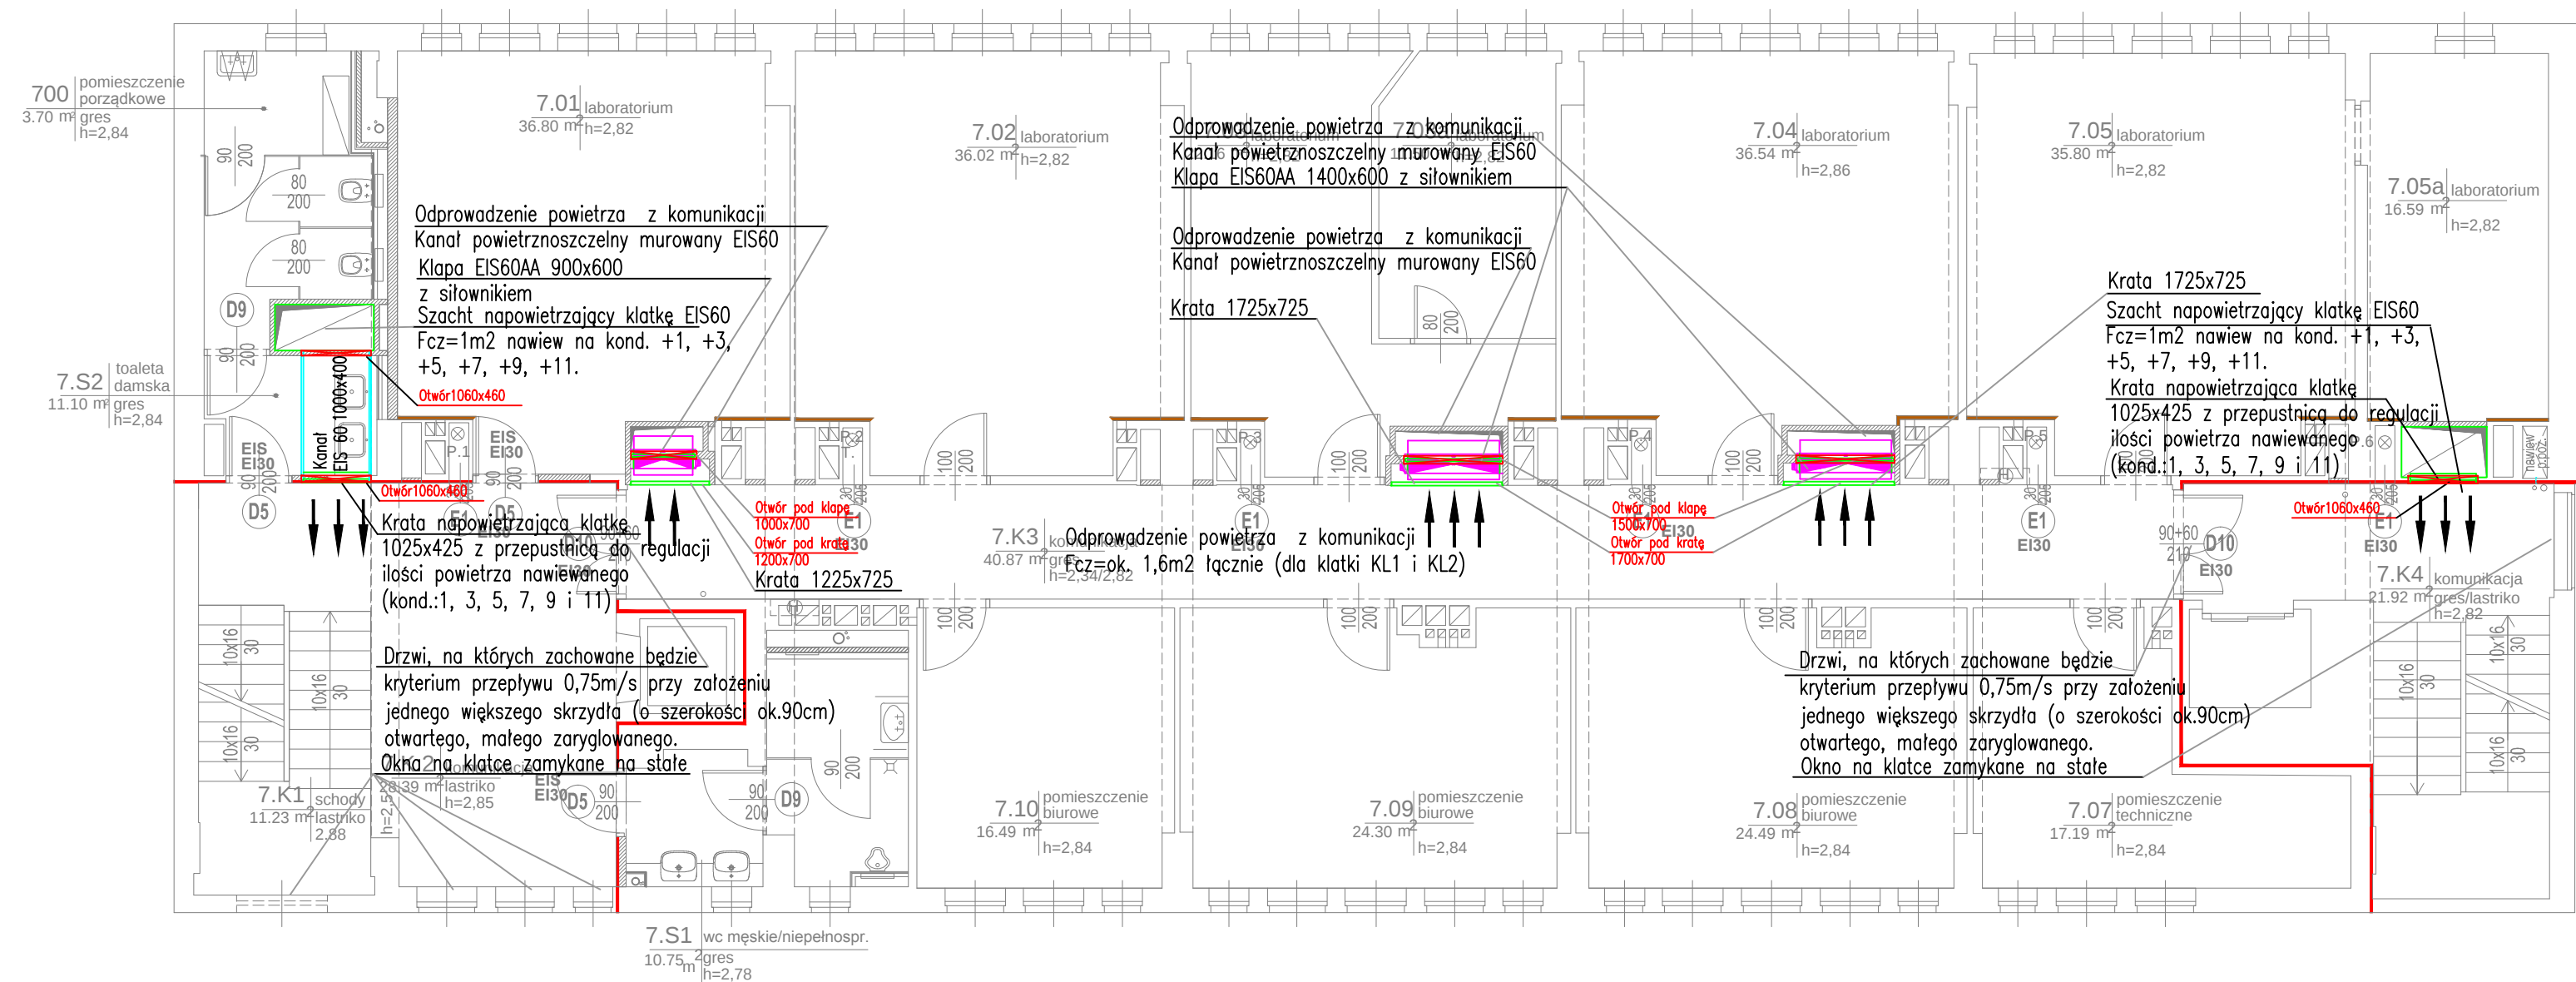

Ilość szt.	Nazwa części lub rysunku		Poz.	Nr normy lub rysunku	Materiał	jednej szt.	całkowita
						Masa w kg	
Zmiany	Nr rew.						
	Data						
	Podpis						
Tytuł: P.W. Przebudowa Pawilonu I Głównego Instytutu Górnictwa w Katowicach Instalacja wentylacji pożarowej zabezpieczająca przed zadymieniem klatki schodowe i szyby wind							
RZUT 7 PIĘTRA							
Funkcja	Imię i nazwisko	Nr upr.	Podpis	BIURO INŻYNIERYJNO-PROJEKTOWE PRINT SP. Z O. O.			
Projektował	mgr inż. Adam Pytel	450/01/DUW		PRINT			
Opracował	dr inż. Monika Różak						
Sprawdził	mgr inż. Paweł Skwarski	93/01/DUW					
Skala: 1 : 100		Format: (A3) 420x297	Data: 04.2016	Nr rysunku: 618.210-010		Rewizja: 00	