


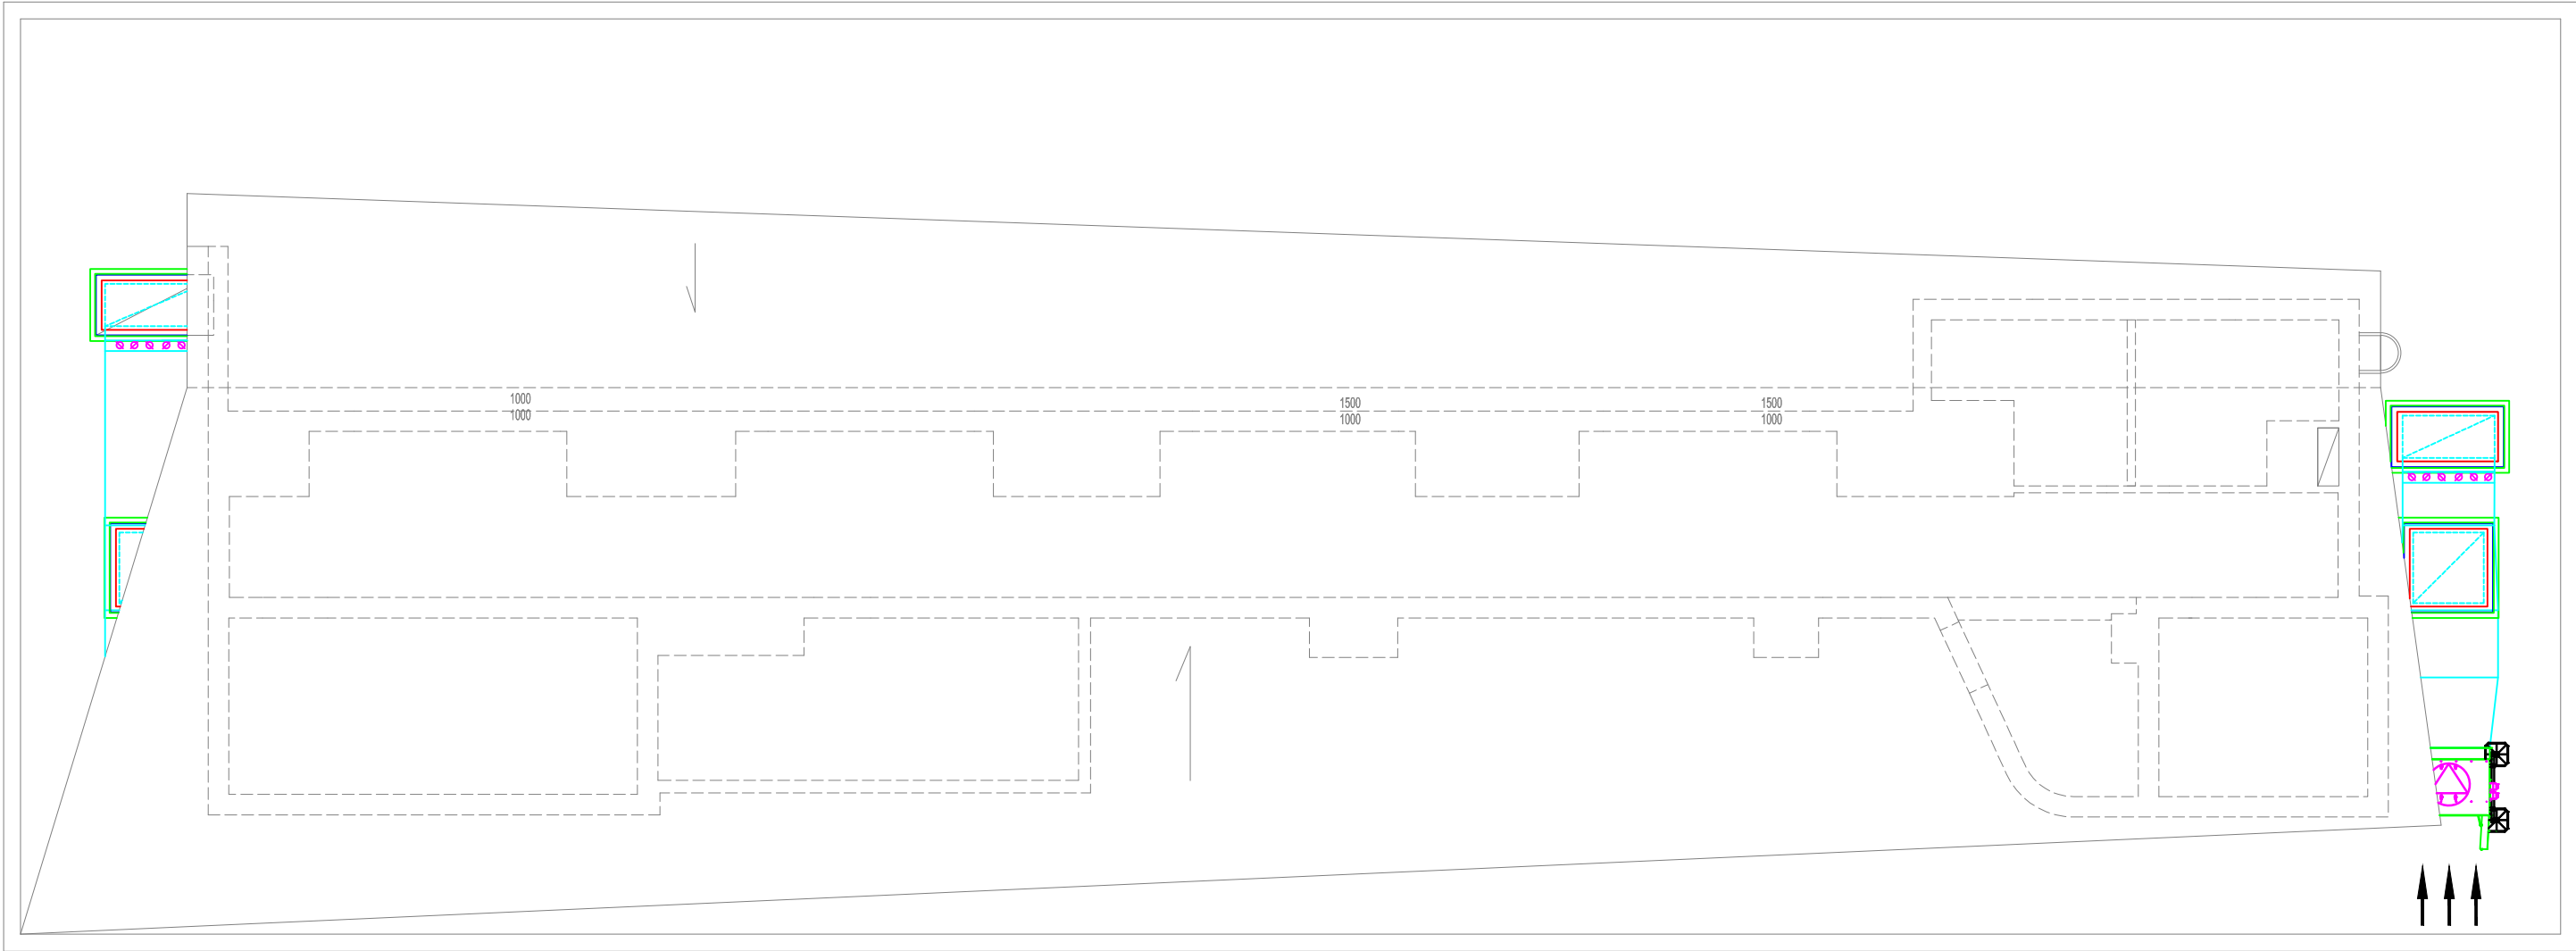

Ilość szt.	Nazwa części lub rysunku				Poz.	Nr normy lub rysunku		Materiał		jednej szt.	całkowita
										Masa w kg	
Zmiany	Nr rew.										
	Data										
	Podpis										
Tytuł: P.W. Przebudowa Pawilonu I Głównego Instytutu Górnictwa w Katowicach Instalacja wentylacji pożarowej zabezpieczająca przed zadymieniem klatki schodowe i szyby wind											
RZUT DACHU											
Funkcja	Imię i nazwisko	Nr upr.	Podpis	BIURO INŻYNIERYJNO-PROJEKTOWE PRINT SP. Z O. O.							
Projektował	mgr inż. Adam Pytel	450/01/DUW				Zastępuje rysunek: _____					
Opracował	dr inż. Monika Różak					Przynależy do: _____					
Sprawdził	mgr inż. Paweł Skwarski	93/01/DUW				Nr rysunku: 618.210-017					
Skala: 1 : 100		Format: (A3) 420x297	Data: 04.2016			Rewizja: 00					