


ZASIAŁNIE I SYGNALIZACJA SSP WEDŁUG BRANŻY ELEKTRYCZNEJ:

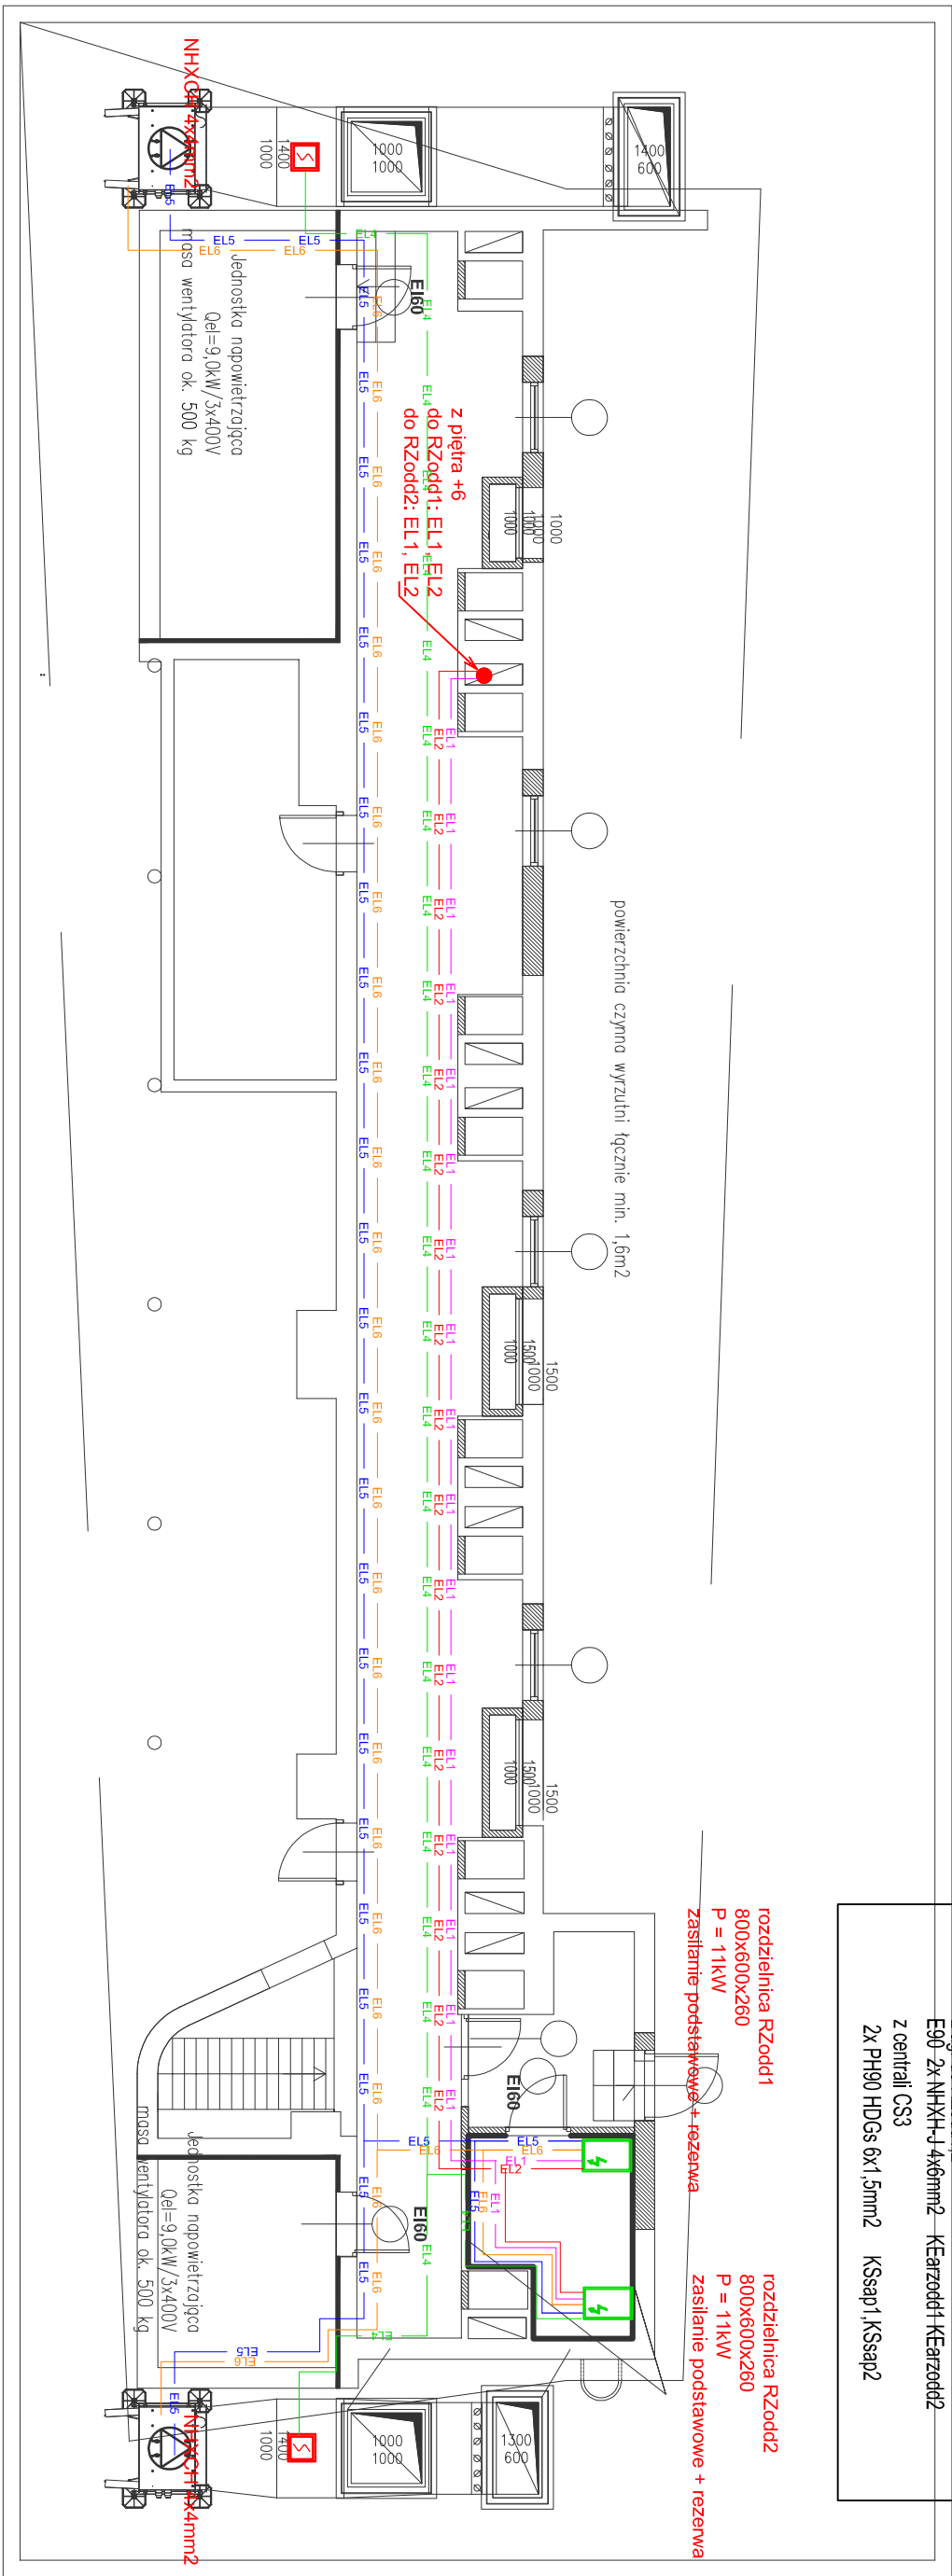

LEGENDA:



rozdzielnica zasilająco-sterująca



przetwornik ciśnienia (+)



punkt odbioru ciśnienia (-)



panel sterujący



czujka dymu

RURKA CIŚNIENIOWA

— α_P —

PRZEWÓD HTKSH PH90 3x2x0.8mm2 - PANEL KONTROLNY
CABLE HTKSH PH90 3x2x0.8mm2 - CONTROL PANEL

PRZEWOD HDGs PH90 4x1mm2 - CZUJNIK CISNIENIA
CABLE HDGs PH90 4x1mm2 - PRESSURE DETECTOR

PRZEMOD HDGs PH90 7x1mm² - MODUŁ WEJSC/WYJSC SSP
CABLE HDGs PH90 9x1mm² - FIRE SYSTEM INPUT/OUTPUT ELEMENT

PRZEWOD HDGs 4x1mm² - CZUJKA DYMU
CABLE HDGs 4x1mm² - SMOKE DETECTOR

**PRZEWODY DO JEDNOSTKI SMPA - ZGODNIE Z RYSUNKIEM
CABLE FOR SMPA UNIT - AS SHOWN ON DRAWING**

PRZEWÓD HDGs 5x1mm² - SŁOWNNIK
CABLE HDGs 5x1mm² - ACTUATOR

Kod zł.	Nazwa części lub rysunku	Poz.	Nr normy lub rysunku	Materiał	jednej szt.		całkowita
					Masa w kg		
Zmiany							
Nr rew.							
Data							
Popis							
Tytuł: P.W. Przebudowa Pawilonu I Głównego Instytutu Górniczego w Katowicach Instalacja automatyki wentylacji pożarowej zabezpieczająca przed zamiataniem kłatk schodowe i szyby wind RZUT 13 PIĘTRA							
Funkcja Inne i zastrzeżenie Nr upr. Popis							
Projektował mgr inż. Julian Gacek		46676/WmWm					
Opracował mgr inż. Renata Kozłowska							
Sprawdził							
Skala: 1 : 100		Format: (A3), 420x297		Data: 04.2016			
				BUREAU INŻYNIERY I PROJEKTOWE PRINT SP. Z O. O.			
		Zastępca rysunek:					
Przyjmie: odc.							
Nr rysunku:		618.210-103		Rewizja:		00	