


P12

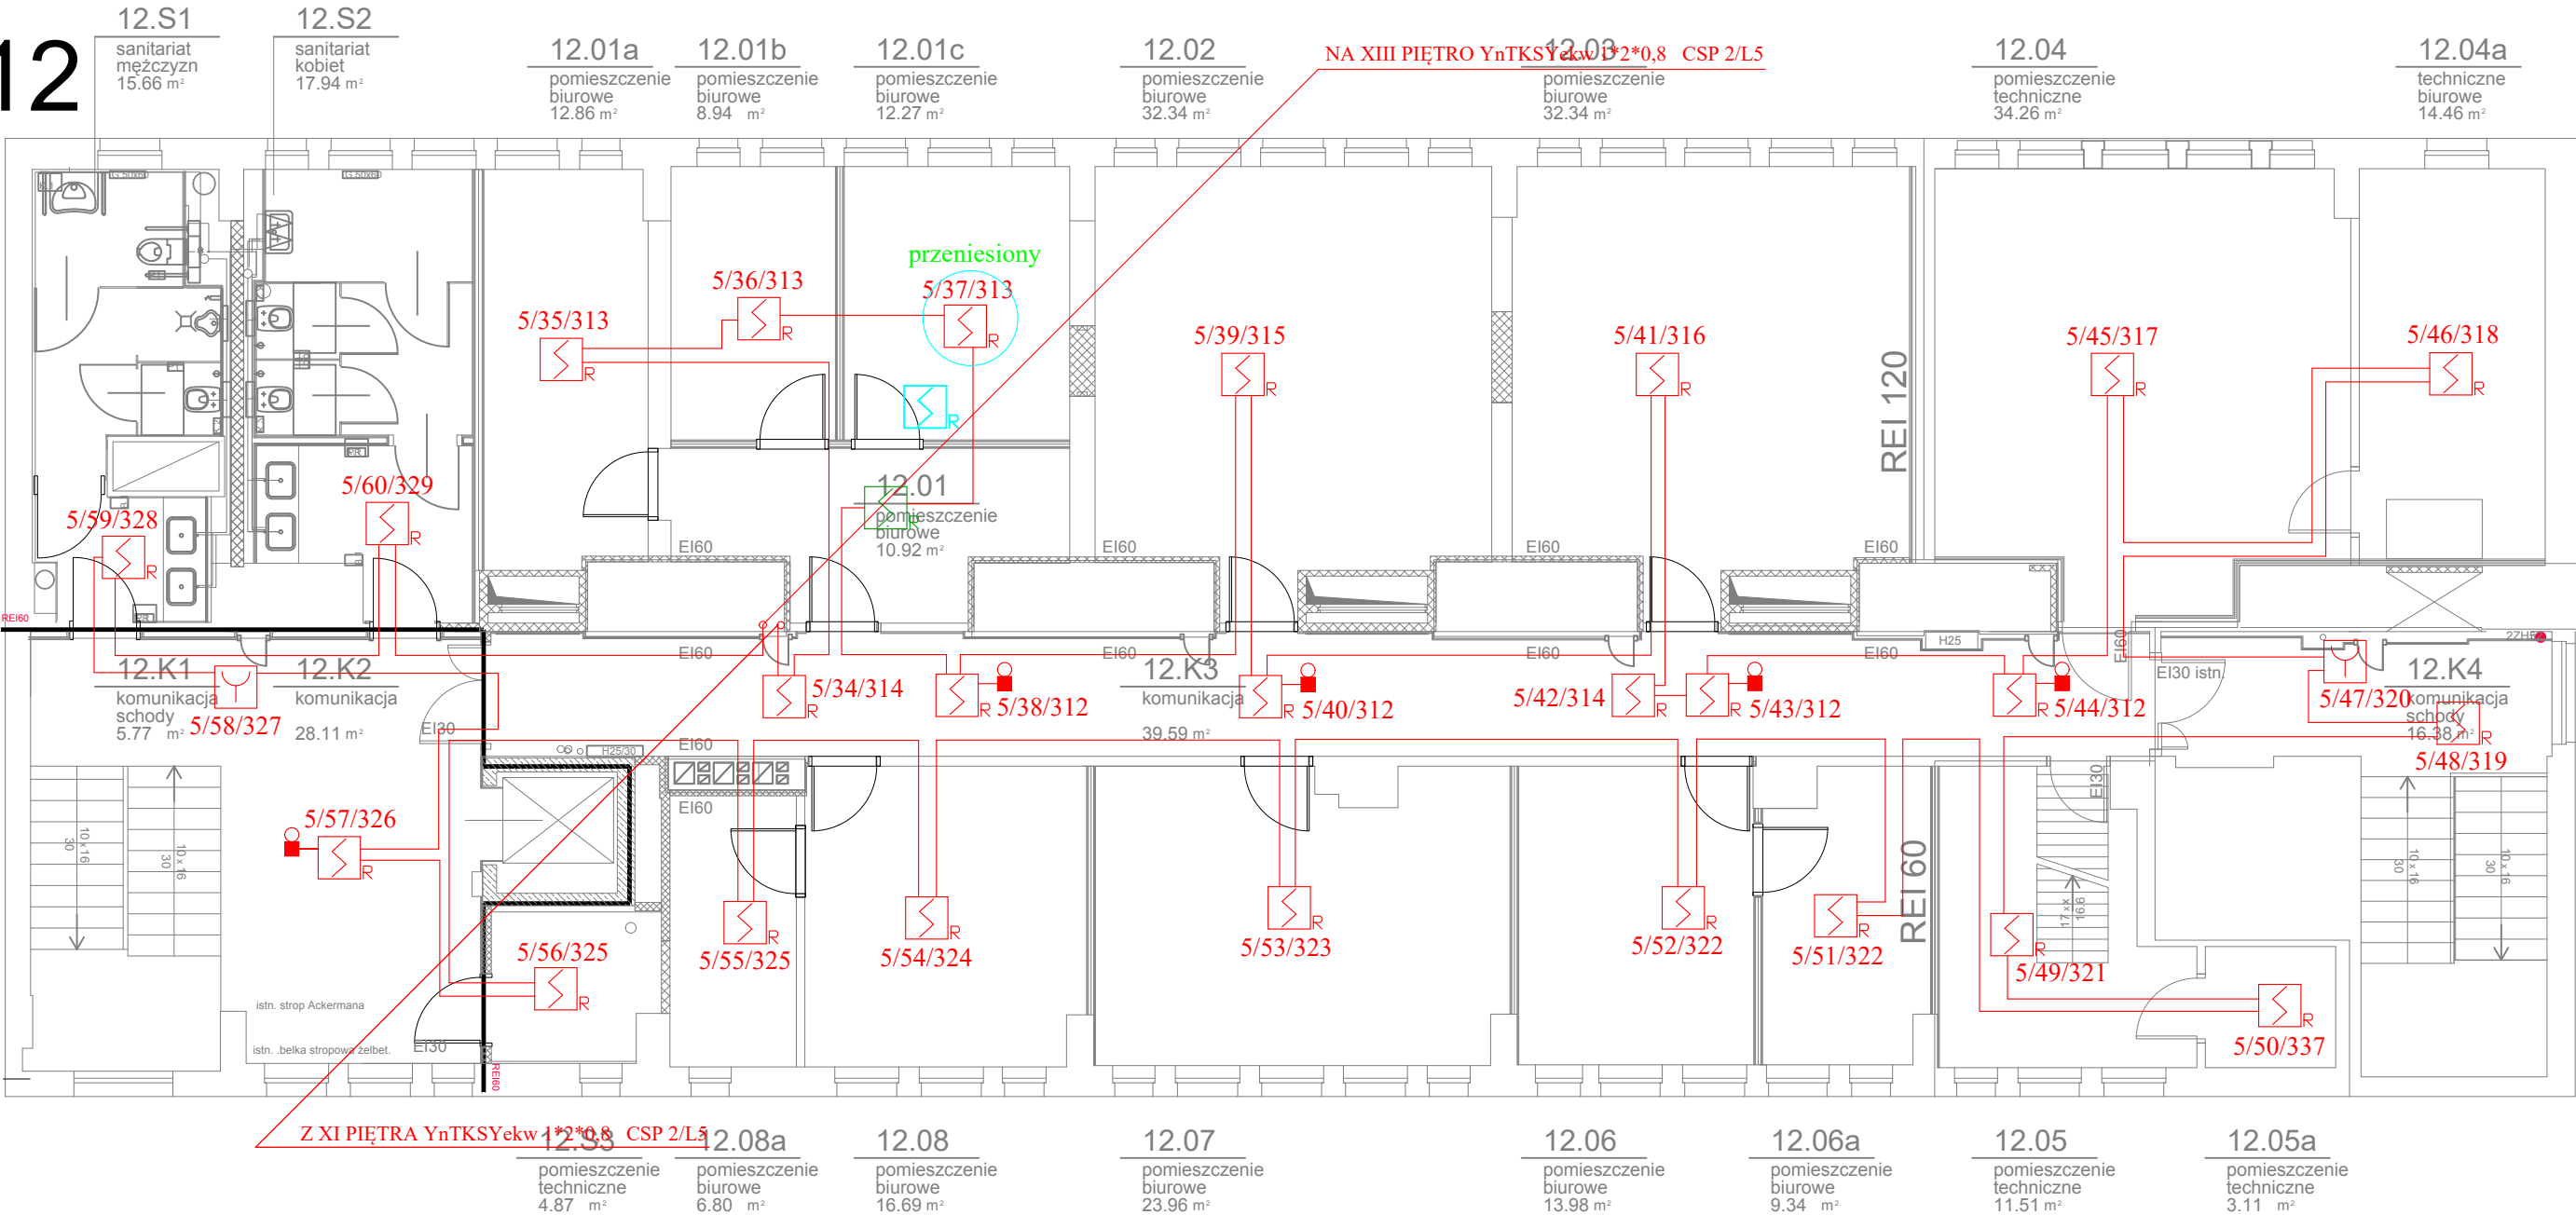

OZNACZENIA:

- Optyczna czujka dymu DUR 4046
- Ręczny ostrzegacz pożaru ROP 4001M
- Wskaźnik zadziałania czujki WZ-31
- 4/2/101 Numer linii/element w linii/numer strefy dozorowej
- Trasa kabli zbiorczych linii dozorowych
- Uniwersalna czujka ciepła TUN-4046
- przeniesiony
- Nowa lokalizacja przeniesionej czujki
- Poprzednia lokalizacja czujki
- Istniejąca czujka bez zmian
- Nowa projektowa czujka(kolor zielony)

Po podłączeniu instalacji należy wykonać ponowne numerowanie na pentlach objętych przebudową

Jednostka projektowa:
Pracownia Projektów Wielobranżowych sp. z o.o. 36-204 Dydnia, Dydnia 133

P.P.W. sp. z o.o.

Nazwa i adres inwestycji:
Wykonanie projektów elektrycznych modernizacji pomieszczeń na P4 - P12 Pawilonu I GIG Katowice

Zamawiający:
Główny Instytut Górnictwa, Plac Gwarków 1, 40-166 Katowice

Tytuł rysunku:
Piętro 12 - plan modernizacji instalacji SSP

Branża:
INSTALACJE ELEKTRYCZNE

Stadium:
PROJEKT TECHNICZNY

Funkcja	Nazwisko	Specjalność	Nr. upr.	Podpis
Projektant	mgr inż. Krzysztof Rażniewski	Elektryczna	SLK4700/PWOE/13	
Opracowujący	-			
Sprawdzający	mgr inż. Szymon Paruch	Elektryczna	SLK4930/POOE/13	

Data: 31.01.2022	Numer rysunku: IE-401	Format: A3	Skala: 1:100	Ark.: 00	Rev.: 00
---------------------	--------------------------	---------------	-----------------	-------------	-------------