


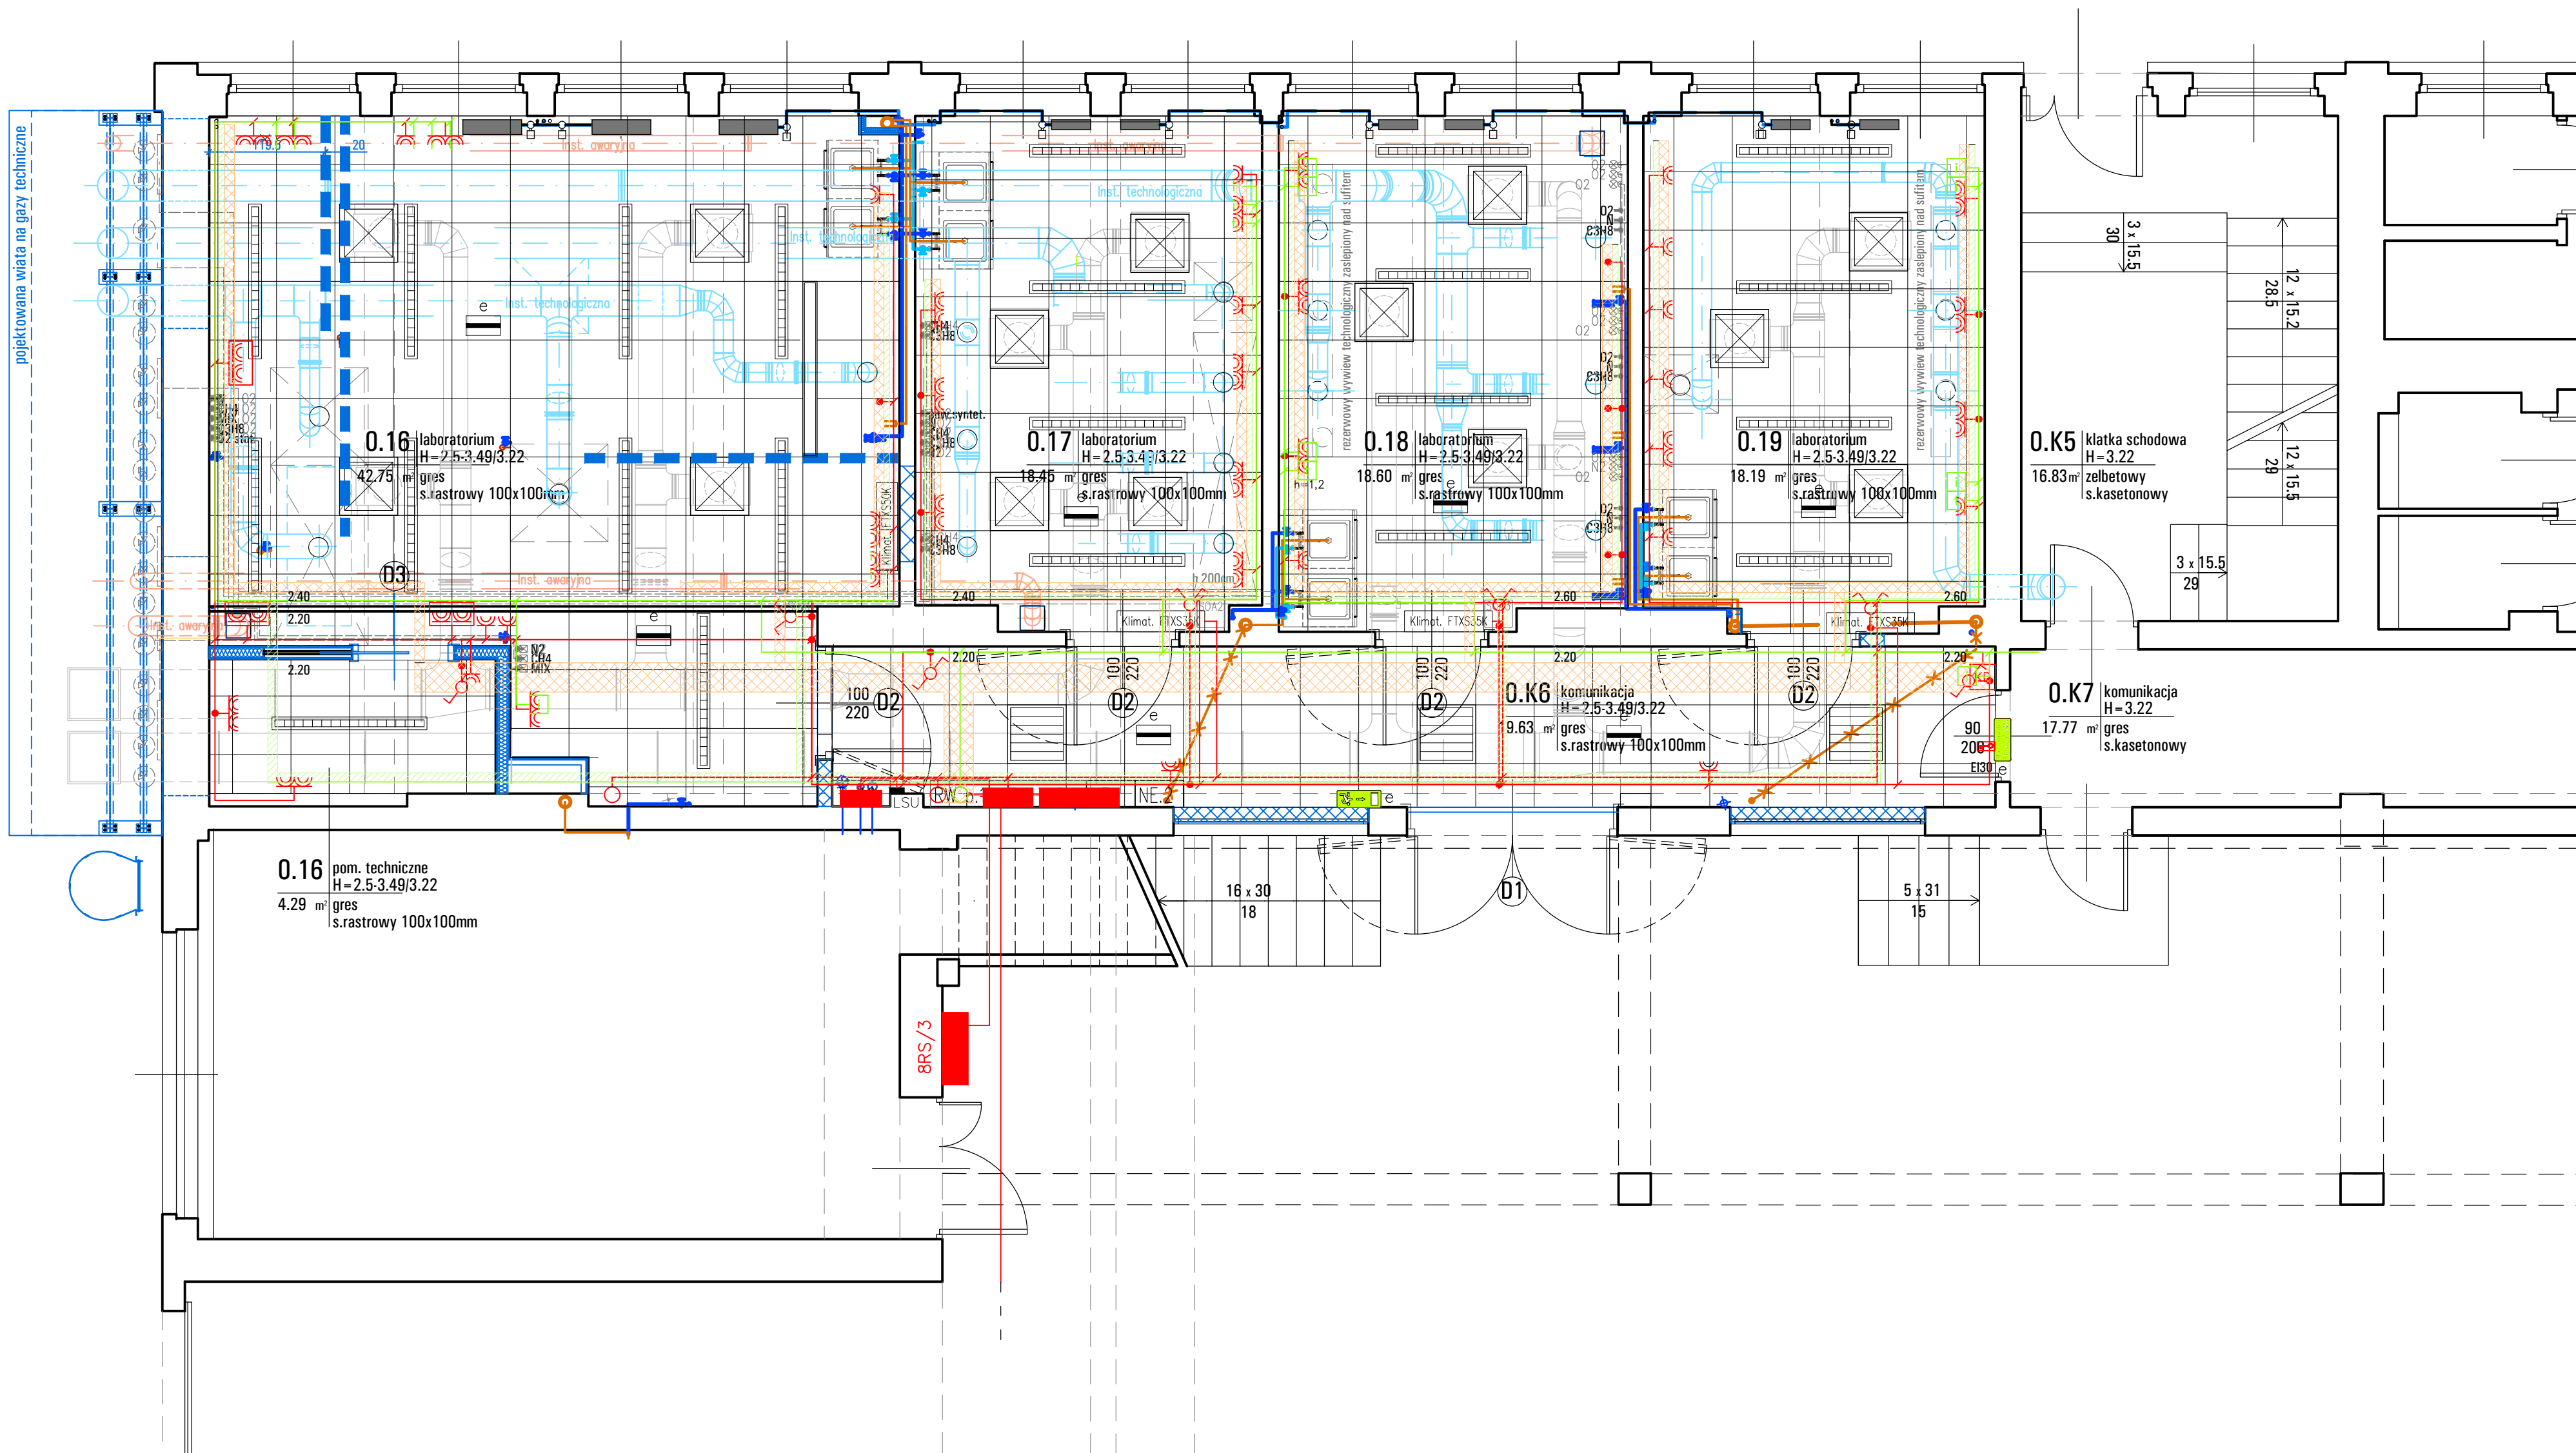

■ ■ ■ w posadzce ułożyć rurki PCV 50

GŁÓWNY INSTYTUT GÓRNICZWA W KATOWICACH 40-166 KATOWICE, PL. GWARKÓW 1 (32) - 258-16-31-39 NIP 634-112-80-16 http://www.gig.eu			A/W-106	
PRZYSTOSOWANIE POMIESZCZEŃ NR 016-019 HALI NR 8 GŁÓWNEGO INSTYTUTU GÓRNICZEGO DLA POTRZEB LABORATORIUM BADAWCZEGO			REWIZJA	
ADRES PL. GWARKÓW 1, 40-166 KATOWICE			BRANŻA ARCHITEKTURA	
INWESTOR GŁÓWNY INSTYTUT GÓRNICZWA 40-166 KATOWICE, PL. GWARKÓW 1			FAZA WYKONAWCZY	
TEMAT RYSUNKU RZUT PARTERU - INSTALACJE		DATA 09.2015	SKALA 1:50	
PROJEKTANT mgr inż. arch. M. STRAŃSKA-STANEK nr upr.98/169				